


План 2 этажа 4 литеры

по ул. (пр.) Революционная, 52

М 1:200

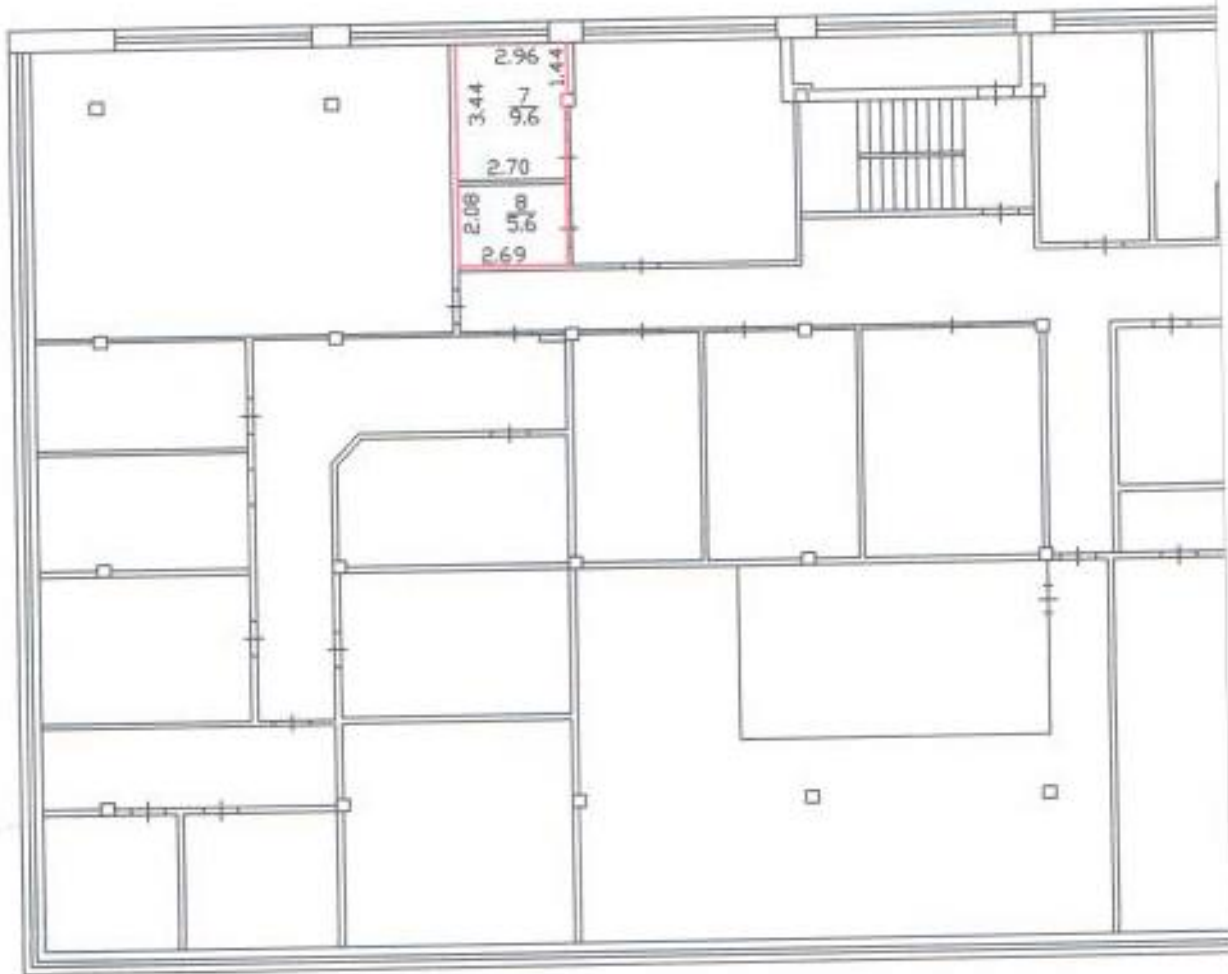

Масштаб 1:200

кад. инженер

Воронов Н.В.

Проверил

Съемка произведена в августе 2013 г.